

Документация по планировке территории (проект планировке территории) для размещения объекта: «Распределительный газопровод высокого давления II категории от существующего наземного газопровода высокого давления по ул. Луговая (в районе ж.д. переезда в Султан Гирей) пос. Гирей до существующего наземного газопровода высокого давления по ул. Промышленная (в районе ООО "Крахмальный завод Гулькевечский) пос. Красносельский»

УТВЕРЖДЕНО

" " "

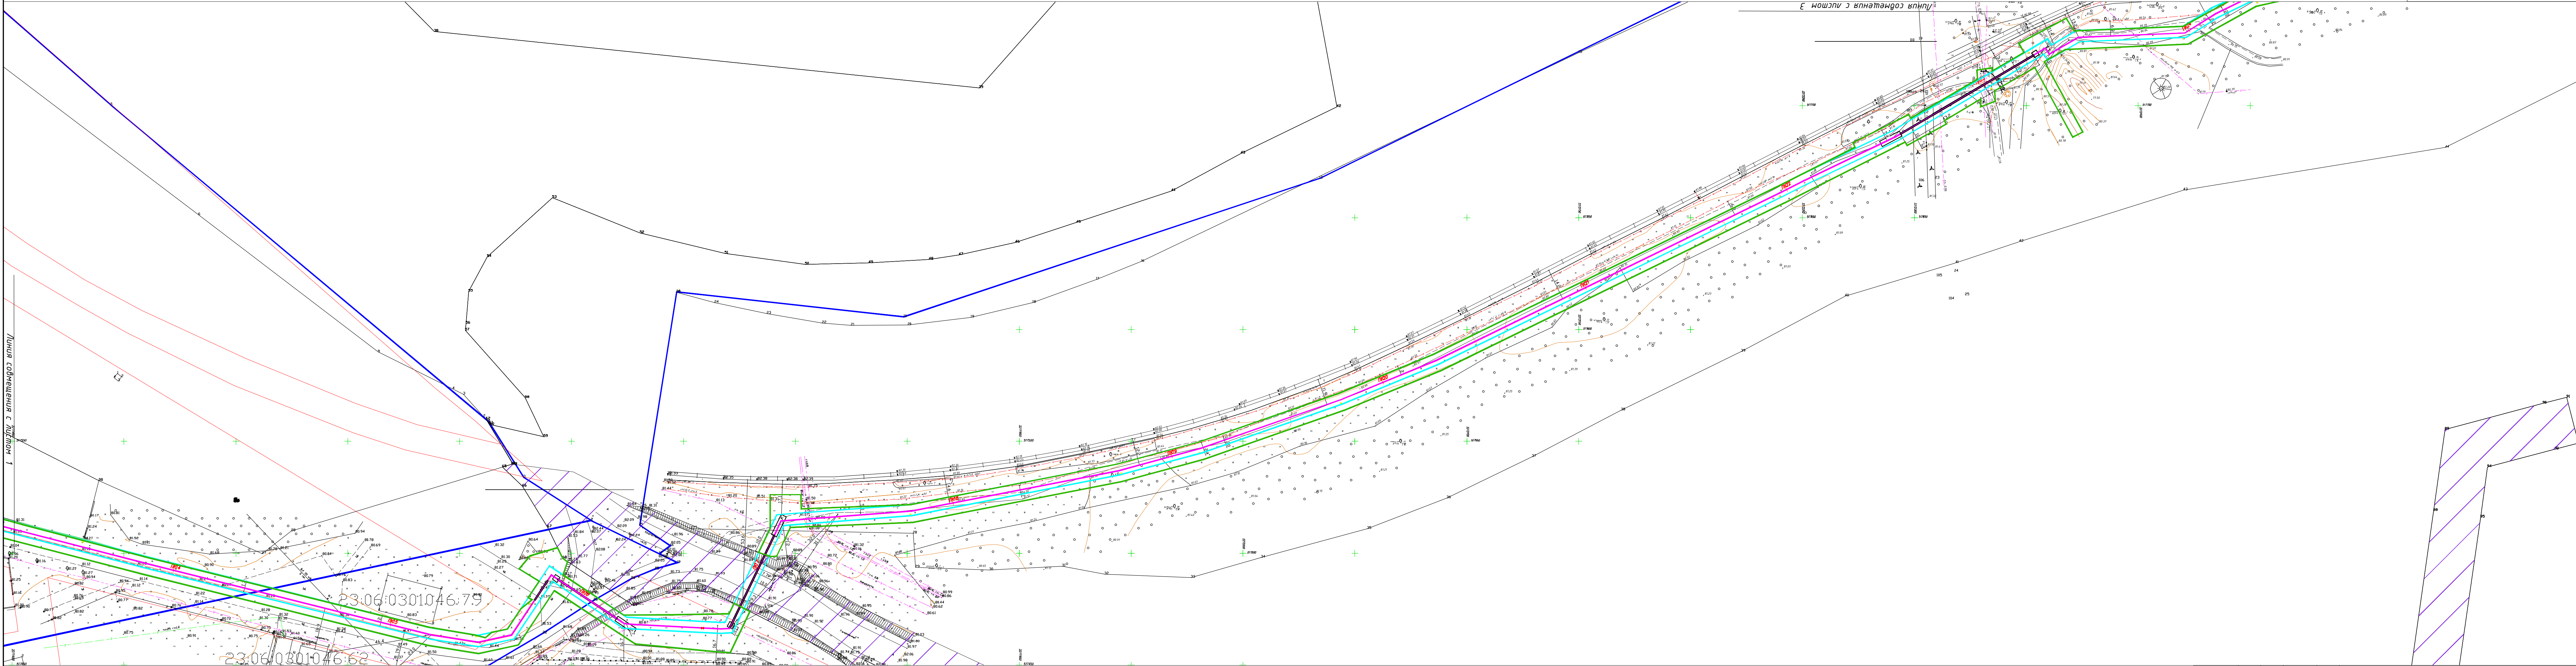


Схема расположения элемента планировочной структуры, разработана в составе документации по планировке территории для размещения объекта: «Распределительный газопровод высокого давления II категории от существующего наземного газопровода высокого давления по ул. Луговая (в районе ж.д. переезда в Султан Гирей) пос. Гирей до существующего наземного газопровода высокого давления по ул. Промышленная (в районе ООО "Крахмальный завод Гулькевечский) пос. Красносельский, на основании постановления администрации муниципального образования Гулькевичский район от "21" августа 2015 № 896

Охранная зона газопровода установлена в соответствии с Постановлением Правительства РФ от 20 ноября 2000 г. № 878 "Об утверждении Правил охраны газораспределительных сетей"

- Условные обозначения
- Граница проектируемого земельного участка
 - Охранная зона проектируемого газопровода
 - Ось проектируемого газопровода
 - Граница земельных участков стоящих на государственном кадастровом учете
 - Охранная зона существующего газопровода
 - Красные линии

— Границы зон с особыми условиями использования территории

Краснодарский край, пос. Гирей на территории администрации муниципального образования Гулькевичский район					
Документация по планировке территории для размещения объекта: «Распределительный газопровод высокого давления II категории от существующего наземного газопровода высокого давления по ул. Луговая (в районе ж.д. переезда в Султан Гирей) пос. Гирей до существующего наземного газопровода высокого давления по ул. Промышленная (в районе ООО "Крахмальный завод Гулькевечский) пос. Красносельский»					
Изм.	Кол.уч.	Лист	№ док.	Поряд.	Дата
Разработал	Паномаренко				
Т.Контроль	Мавилевец				
Заказчик		Стадия	Лист	Листов	
АО "Газпром газораспределение Краснодар"		П	2	3	
Чертеж планирования территории		000 КО "Металлоисп." с/директорство 1370 от 26.11.2015 г. в Краснодар, ул. Советская		М 1:1000	